


Приложение № 7 к материалам собрания

Голландская 3
Целевой взнос на установку системы видеонаблюдения

Площадь жилья, м2 5 562,00


Наименование	Стоимость по КП, руб.	Резерв 10%, руб.	Итого расходы, руб.	Тариф, руб./м2
22 камеры Hunter	342 725	34 273	376 998	67,78

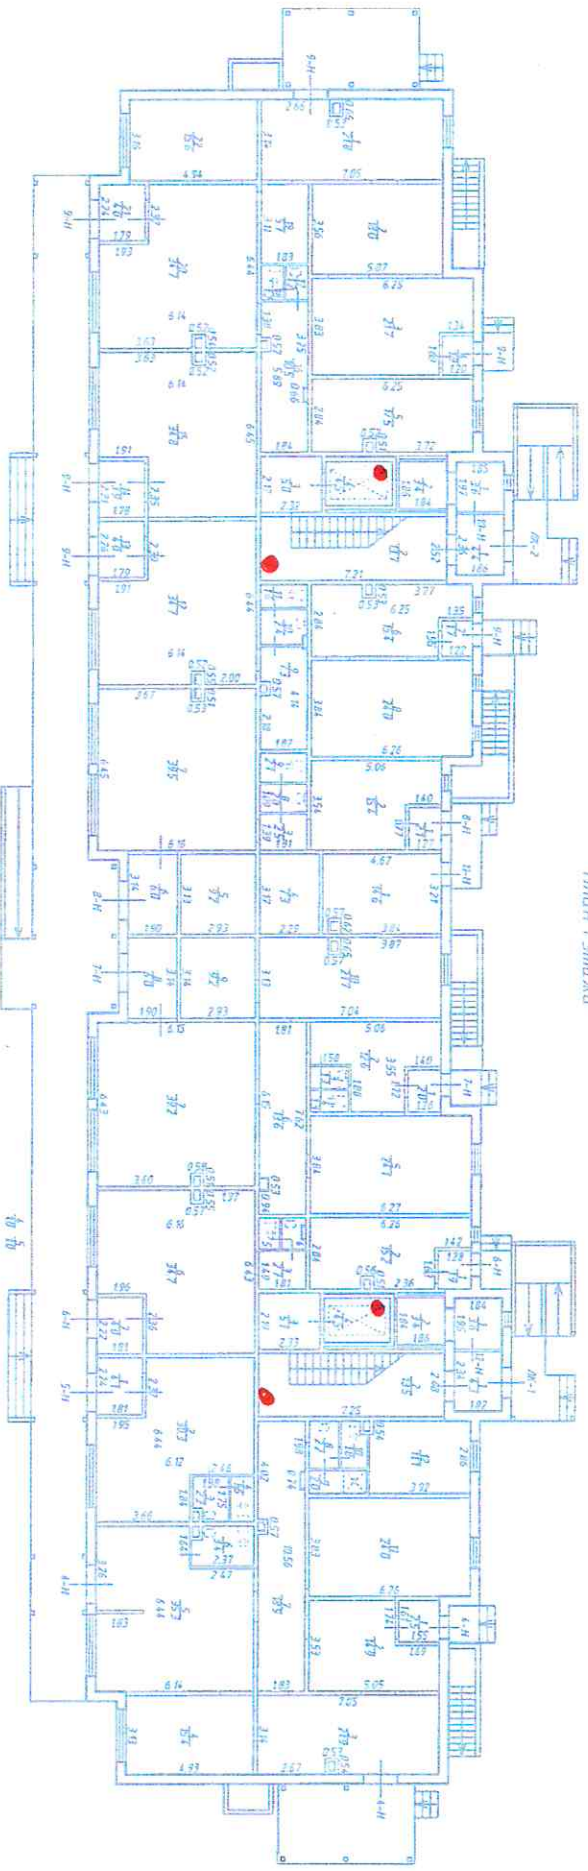

Лист 1 ЭТАЖ

Объект с осязаемыми повреждениями		ИДМ
"Ретран"		ИДМ
Специальная группа: Вредоносный микроорганизм		
Адрес ул. 11		
Домовая сельская почта для Института "Ветеринария"		
Наименование "Учреждение" - Фондская		
Лист 1 ЭТАЖ		
Дата	Лист ЖИТ	ИДМ
28.02.2015	В.С. ДИЧИН	М.С. ДИЧИН
	М.С. ДИЧИН	И.С. ДИЧИН




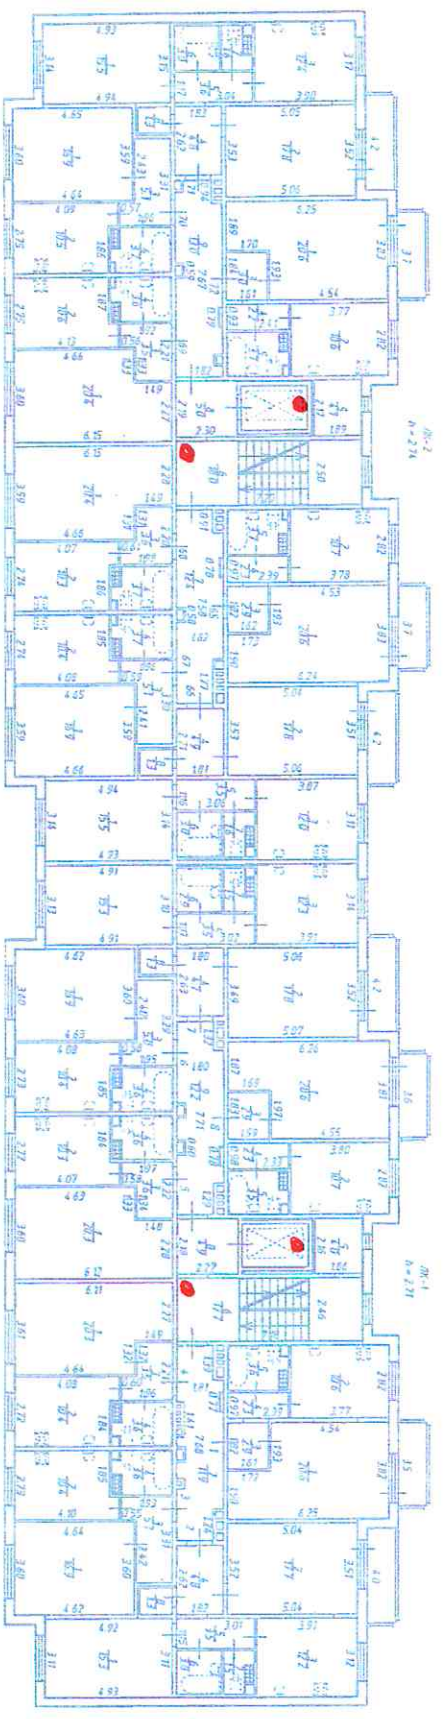

Объекты с ограниченной ответственностью		ИФМ
Республика Беларусь		1127159910000000000000
Республика Беларусь, Белорусский Жилищно-коммунальный отдел Заведующий филиалом по обслуживанию объектов жилищно-коммунального хозяйства Минский район, Минск, ул. Копылова, д. 122/1		
Дата	Выполнил	Масляков Александр
28.07.2015	Выполнил	Масляков Александр
Лист 1 из 11 Лист 2 ЭОД КД Проект № 122/1		
Лист 2 ЭОД КД Масляков Александр Лист 2 ЭОД КД		




План 3 этажа

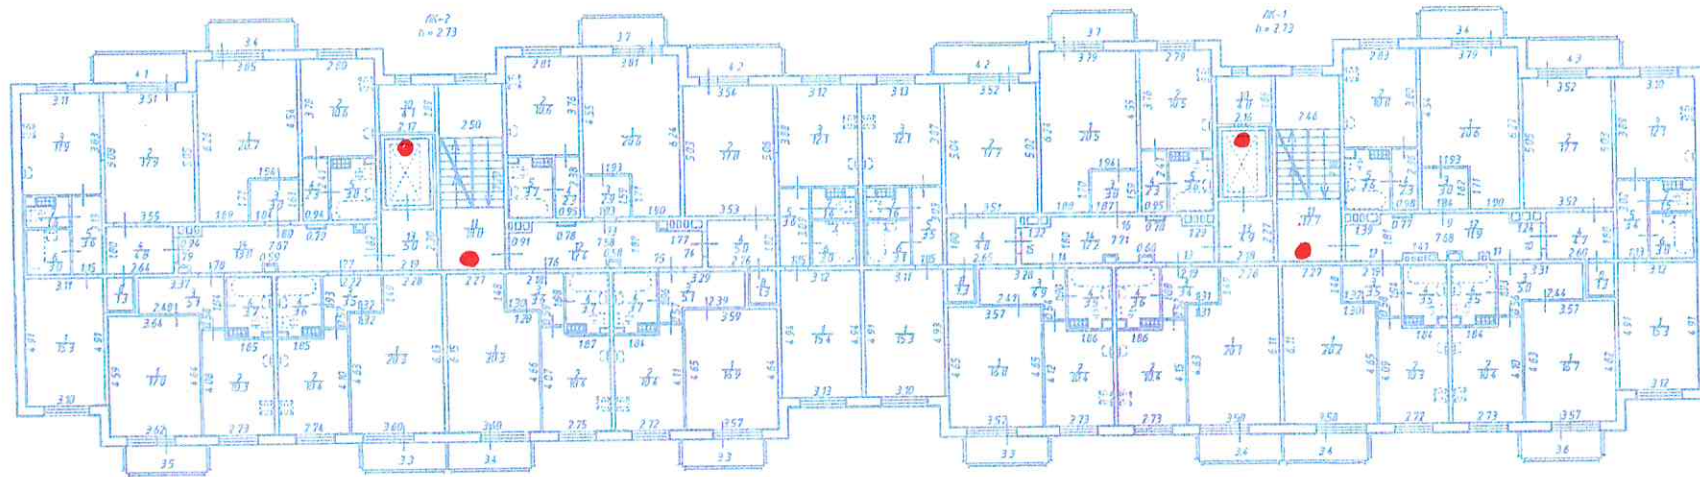

Общество с ограниченной ответственностью "Респект"		ИИН 4107000000000000000
Ленинградская область, Всеволожский муниципальный район, Заневское сельское поселение, дер. Янино, микрорайон "Янино Кантри", Голландская улица, дом 1200, План 3 этажа		
Дата	Должность	Подпись
29.02.2015	Выполнил Кадистовый инженер	Дедовский В.В.




План 4 этажа

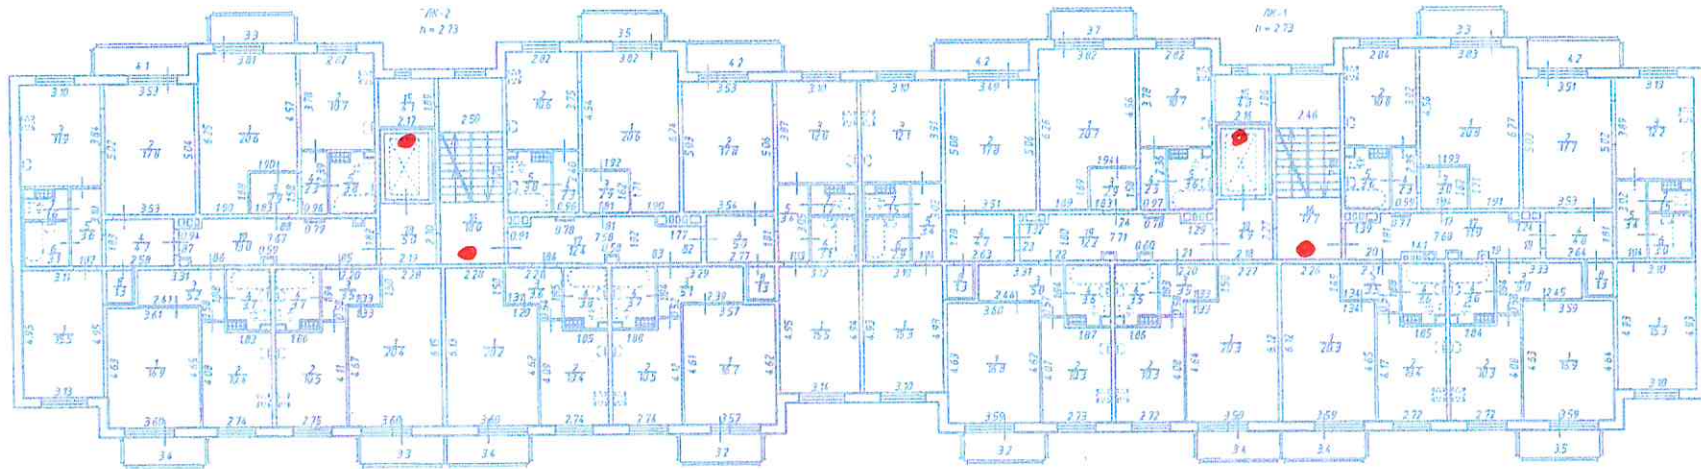

Общество с ограниченной ответственностью "Респект"			Инд.П №02-КМ/04/00000000
Лист 5 из 11	Ленинградская область Всеволожский муниципальный район Заневское сельское поселение, дер. Янино микрорайон "Янино Кондр", Голландская улица, дом 3 План 4 этажа		0104 от Мст.Шт.об. 12.01.2015 "Респект" "Респект" СММТ-ПОСТАН.
Дата	Выполнил	Должность	Подпись
28.02.2015	Ильинский	Мастер-проектировщик	Ильинский


План 5 этажа

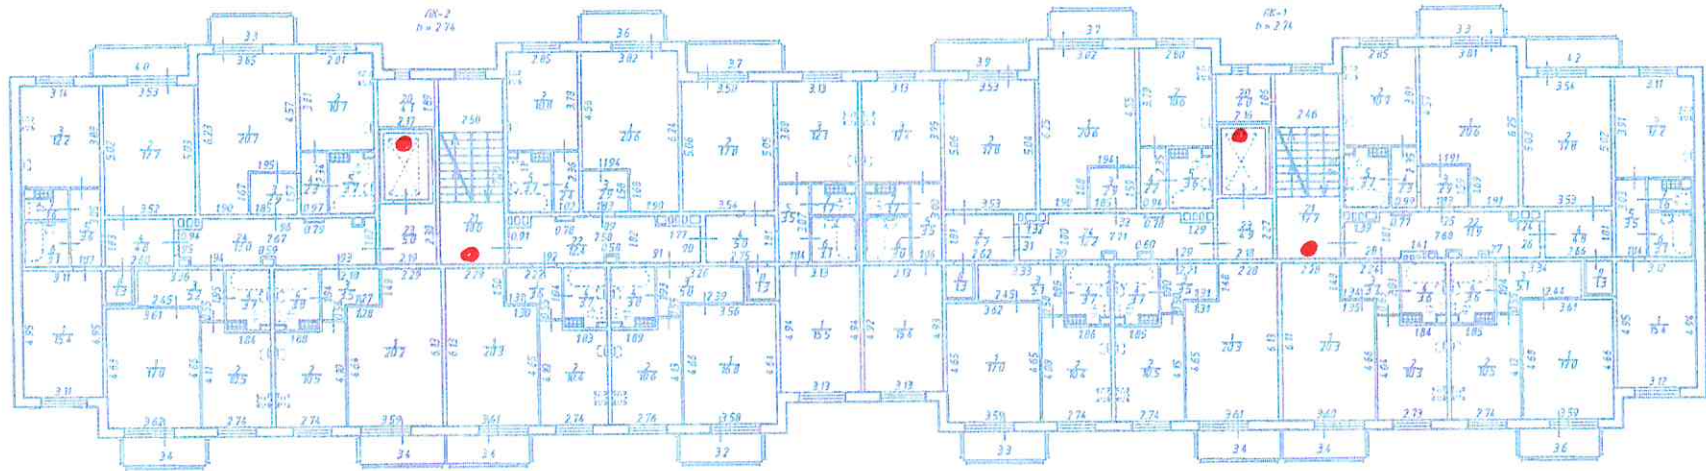

Общество с ограниченной ответственностью "Респект"			ИНВН
Лист № 11	Ленинградская область, Всеволожский муниципальный район, Заневское сельское поселение, д.р. Янино, микрорайон "Янино Кантри", Голландская улица, План 5 этажа		Масштаб 1:100
Дата	Выполнил	Должность	И.И.О.
28.02.2015	Каваларовичева	Дизайнер	И.И.О.




План 6 этажа

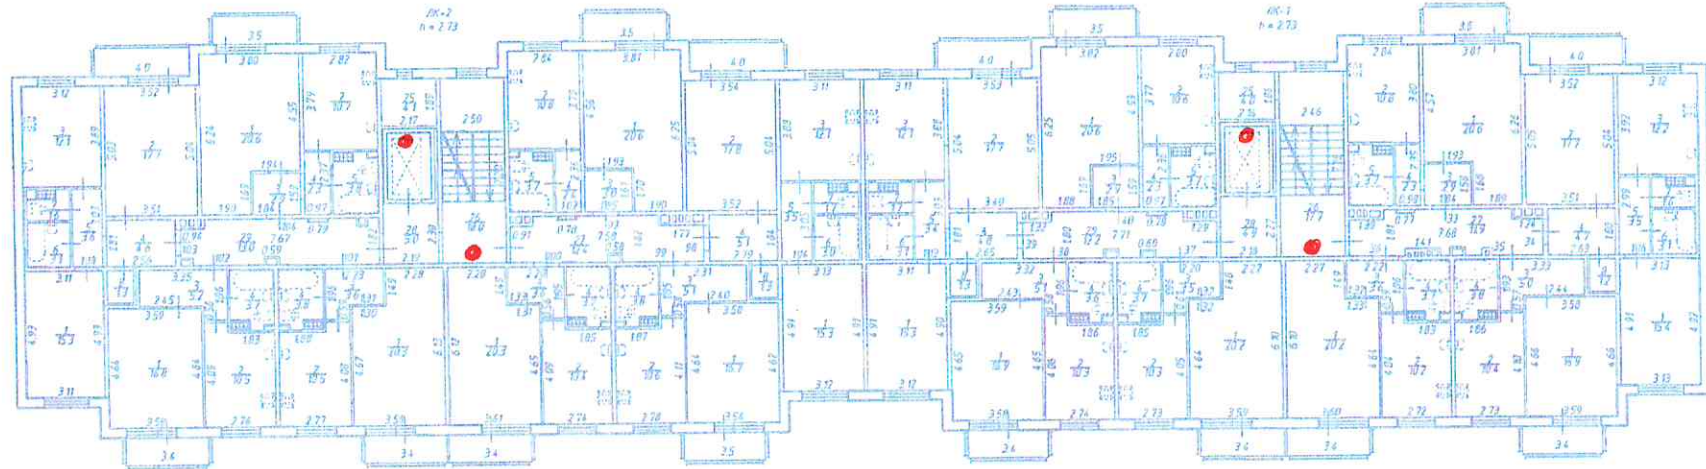

Общество с ограниченной ответственностью "Респект"		ИНД. N 4501.03.0001.005.0001
Лист 7 из 7	Ямало-Ненецкая область, Воркутинский муниципальный район Завейское сельское поселение, с/пос. Ямал-Контра микрорайон "Ямал-Контра", Голландская ул. План 6 этажа	Масштаб 1:100
Дата 26.02.2015	Выполнил Кабаларов И.И.	Проверил Дементьев В.С.




План 7 этажа

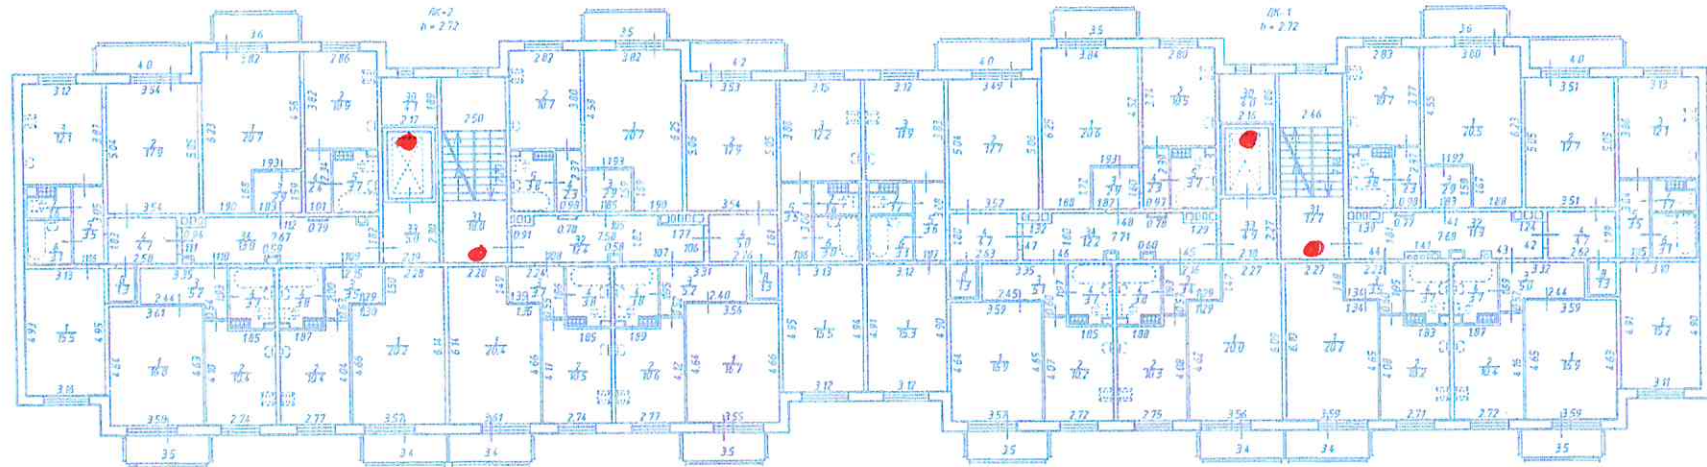

Общество с ограниченной ответственностью "Респект"			ИНВН
Лист 8 из 11	Ленинградская область, Всеволожский муниципальный район Заневское сельское поселение, д/п Янино микрорайон "Янино Кантри", Голландская ул.		Муниципальная Масштаб 1:500
Дата	Выполнил	Должность	Ф.И.О.
28.02.2015	Ильинский	Младший инженер	Веденко С.С.




План 8 этажа

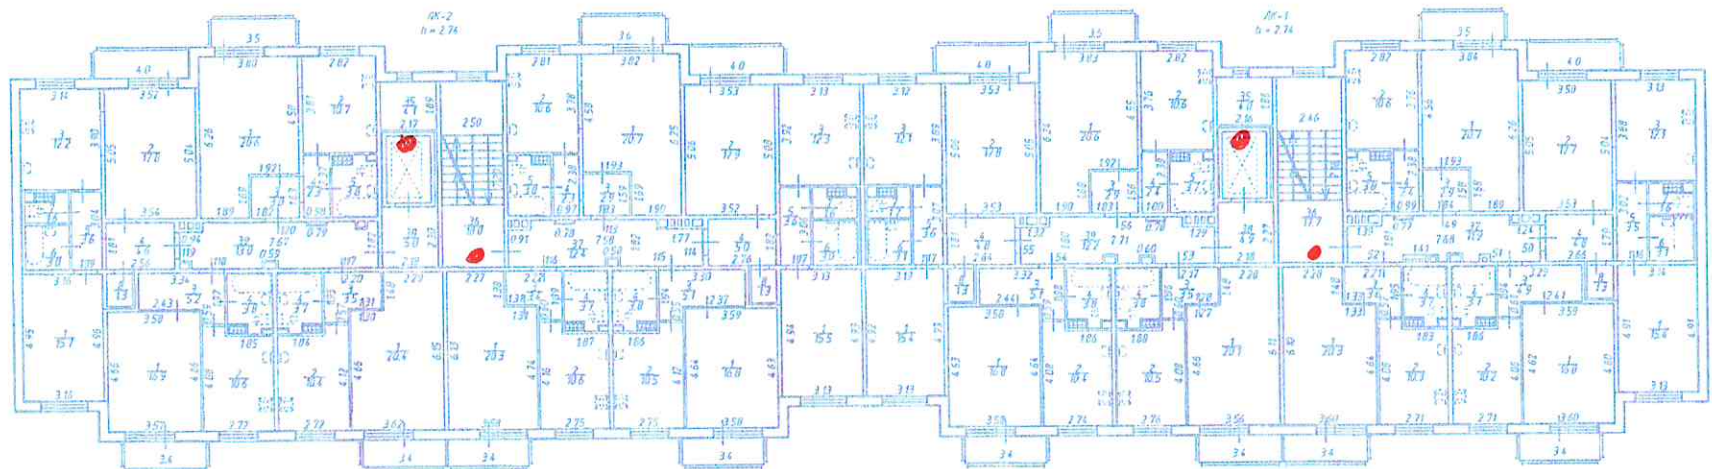

Общество с ограниченной ответственностью "Респект"		ИИН
Лист 9 из 11	Ленинградская область, Всеволожский муниципальный район, Заневское сельское поселение, дер. Янино, микрорайон "Янино-Жантра", Голландская улица, дом 10 План 8 этажа	Масштаб 1:500 "Респект" 2015
Дата	Должность	Подпись
28.02.2015	Выполнил: Кадастровый инженер	Действительность


План 9 этажа

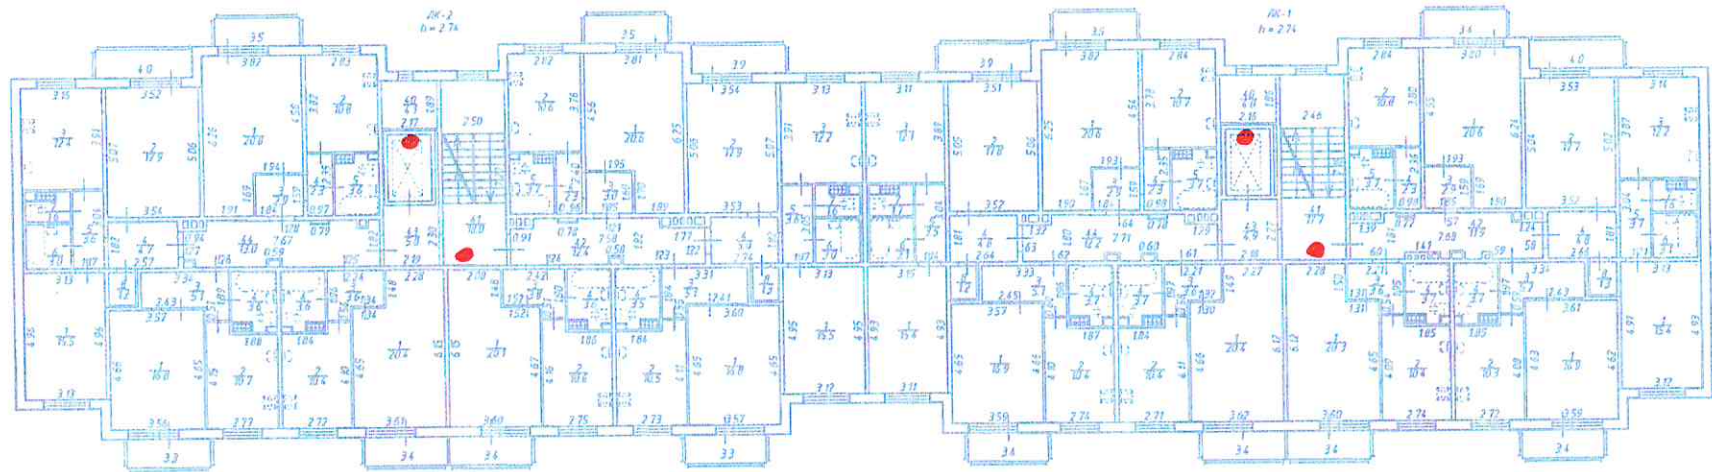

Общество с ограниченной ответственностью "Респект"		ИНН 4407033837
Дата: 18.02.2015	Семновская область, Введенский муниципальный район Заневское сельское поселение, дер. Янго, Сагановский микрорайон "Янго Кантри", Голландская улица, дом 3 План 9 этажа	
Дата: 18.02.2015	Выполнил: Исааковский Александр	Должность: Дедюхин В.В.



План мезонина-надстройки

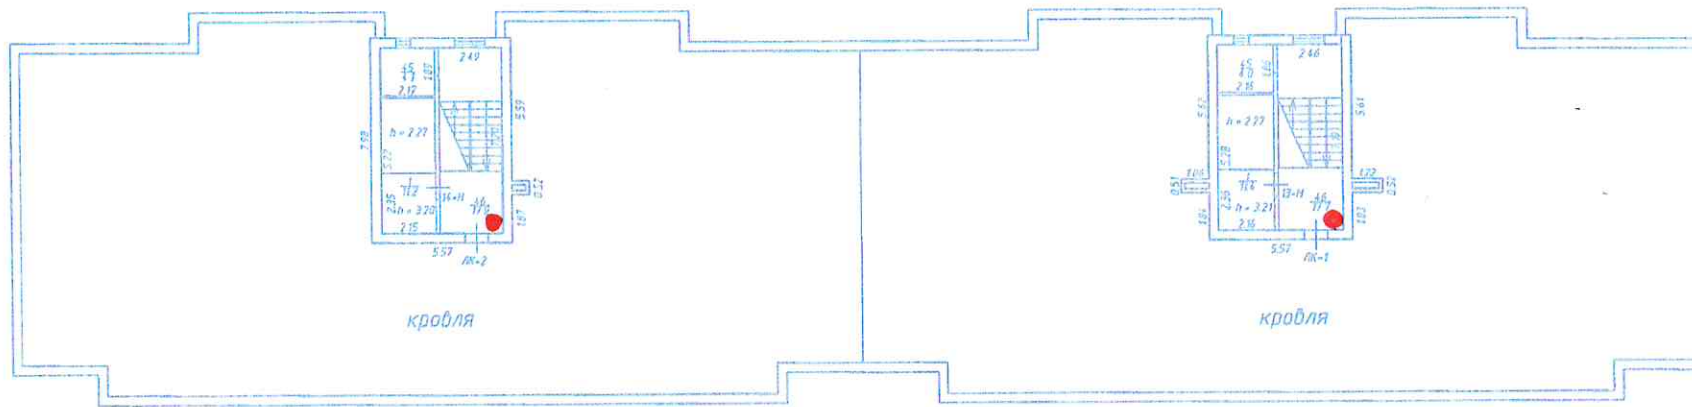

Общества с ограниченной ответственностью "Респект"		Ин-В.И.
Лист 1 из 11	Ленинградская область, Всеволожский муниципальный район, Матвеевское сельское поселение, д. Голландия, микрорайон "Янина Кантри", Голландия, План мезонина-надстройки	Ин-В.И.
Дата	Должность	Подпись
28.02.2015	Выполнил Кабановский инженер	Дементьев В.В.



ИНФО-ЛАН

ООО "Информационная Сеть" ТМ INFO-LAN
 Основной офис: 198504, Санкт-Петербург, Петергоф, ул. Петергофская д.8, офис 3-Н
 тел./факс: 334-40-66, 334-40-44, 331-11-00 www.INFO-LAN.ru

для ООО "УК Янила Кантри" СПб, ул. Голландская, д. 3

Составлено в ценах: 2023 года					Сметная стоимость: 342 725	
№ п/п	Обоснова ние	Наименование оборудования(работ)	Един. измер.	Кол-во	Сметная стоимость, рубли	
					стоимость	общая
1	2	3	4	5	6	7
1		HN-D45IRP (2.8) IP ВИДЕОКАМЕРА 4MP HUNTER	шт.	22	4650р.	102300
2		HN-POE2124 POE КОММУТАТОР HUNTER	шт.	1	28050р.	28050
3		HNVR-3204N IP ВИДЕОРЕГИСТРАТОР HUNTER	шт.	1	12450	12450
4		Шкаф антивандальный E-29	шт.	1	4990	4990
5		Блок розеток 8гн.SNR	шт.	1	1850	1850
6		WD84EJRX 8ТБ ЖЕСТКИЙ ДИСК СЕРИЯ PURPLE	шт.	1	19915	19915
7		24W/PoE инжектор PoE Faraday	шт.	2	1365	2730
8		Кабель UTP 5е внутренний	м.	1360	28	38080
9		Кабель КПЛК 4x2x0,2 ;2x0,75 для шахты	м.	100	240	24000
10		Труба гофр.ПВХ 25мм	м.	50	10	500
11		Крепеж (саморезы ,дюбеля , клипсы и т.д.)	шт.	1	500	500
12		Распред.коробка	шт.	18	200	3600
13		Коннектор RJ-45	шт.	80	2	160
		Итого				239125
		Работы (монтаж оборудования)				
14		Прокладка кабеля по тех.помещениям(вкл.шахту)	м.	1260	60	75600
15		Бурение перекрытия	шт.	4	500	2000
16		Установка коммутация и наведение IP камеры	шт.	20	900	18000
17		Установка и коммутация антивандального шкафа	шт.	1	5000	5000
18		Пуско-наладочные работы	шт.	1	3000	3000
		Итого				103600
					Итого по смете:	342725

Хранение данных с 1-го канала (Ip камеры) в течении 2-х недель
 Плановый выезд специалиста для проверки системы (1раз в месяц)
 Аварийные восстановительные работы (осущ-ся по заявке заказчика)
 Удаленный доступ к просмотру камер и архиву
 Техническая поддержка 24/7

